



案内図

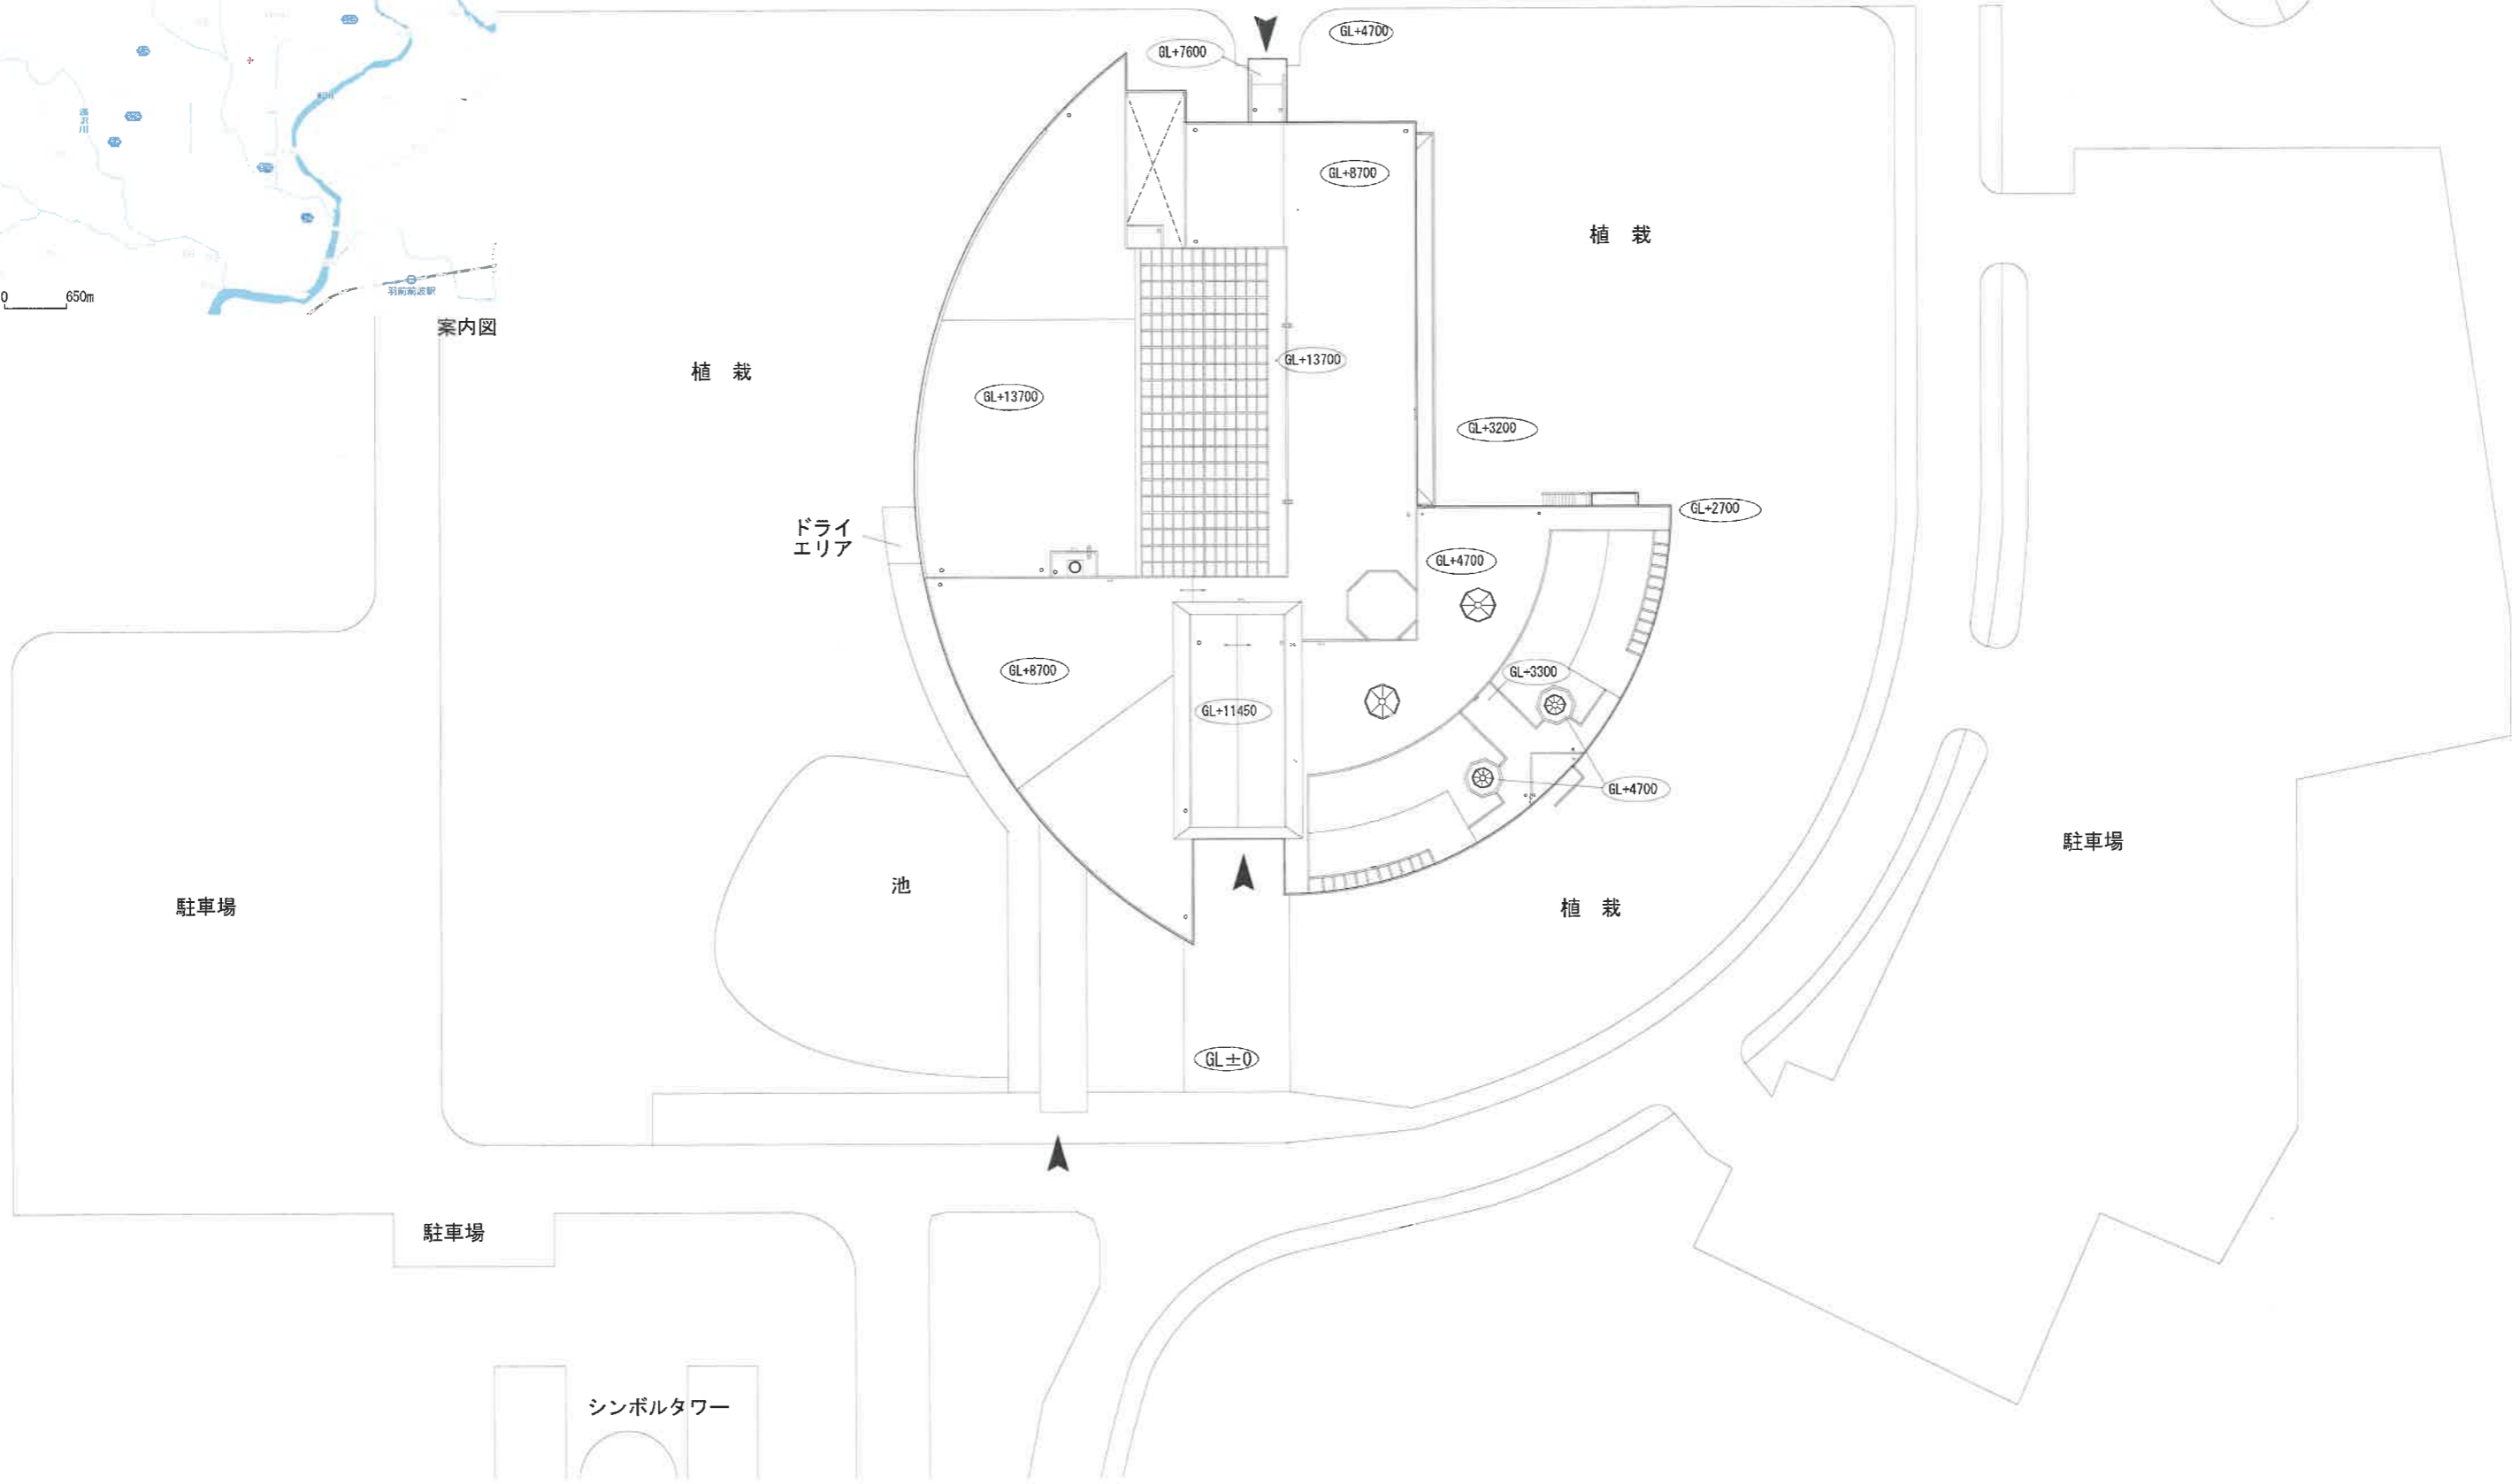


<table border="1"> <tr><td>特記</td></tr> <tr><td> </td></tr> <tr><td> </td></tr> <tr><td> </td></tr> </table>	特記				<table border="1"> <tr><td>訂正</td></tr> <tr><td> </td></tr> <tr><td> </td></tr> <tr><td> </td></tr> </table>	訂正				<table border="1"> <tr><td>日付</td><td>R2.3</td></tr> <tr><td>機作</td><td> </td></tr> <tr><td>加算</td><td> </td></tr> </table>	日付	R2.3	機作		加算		<table border="1"> <tr><td>設計番号</td><td> </td></tr> <tr><td>図面番号</td><td>案内図・配置図</td></tr> <tr><td>縮尺</td><td>A1:1/300 A3:1/600</td></tr> </table>	設計番号		図面番号	案内図・配置図	縮尺	A1:1/300 A3:1/600
特記																							
訂正																							
日付	R2.3																						
機作																							
加算																							
設計番号																							
図面番号	案内図・配置図																						
縮尺	A1:1/300 A3:1/600																						



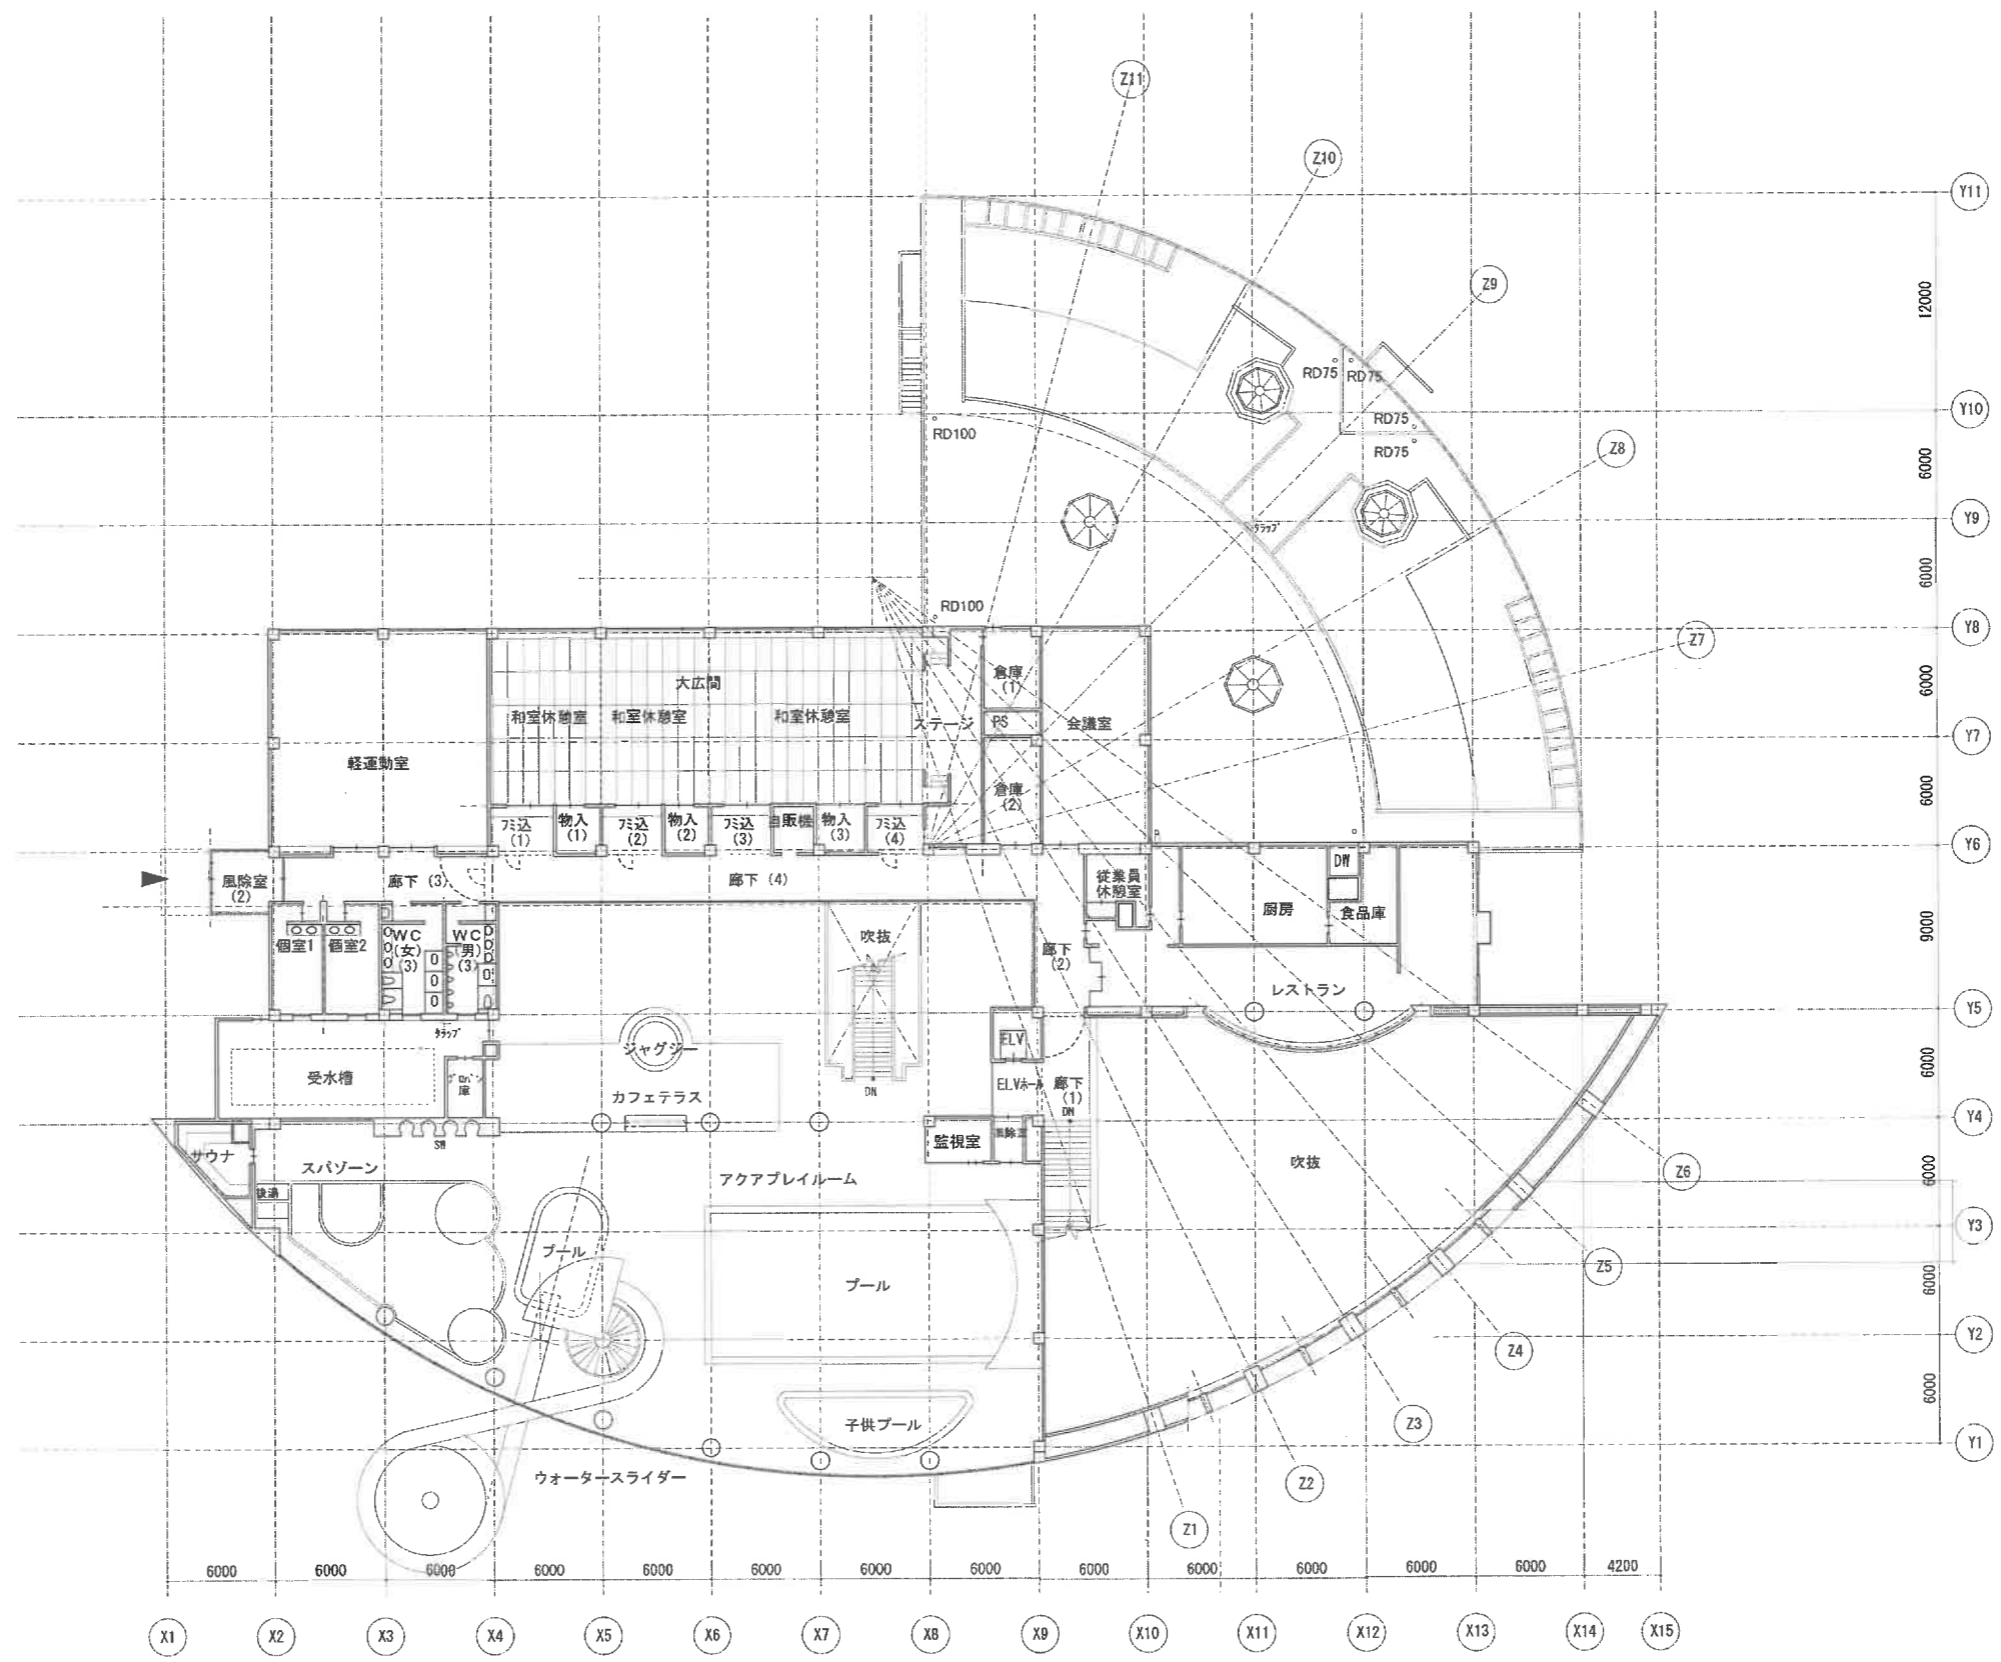

階数 2F 2階平面図	図名 2階平面図	設計者 R2.3	製図者 A1: 1/200 A3: 1/400
-------------------	-------------	-------------	-------------------------------

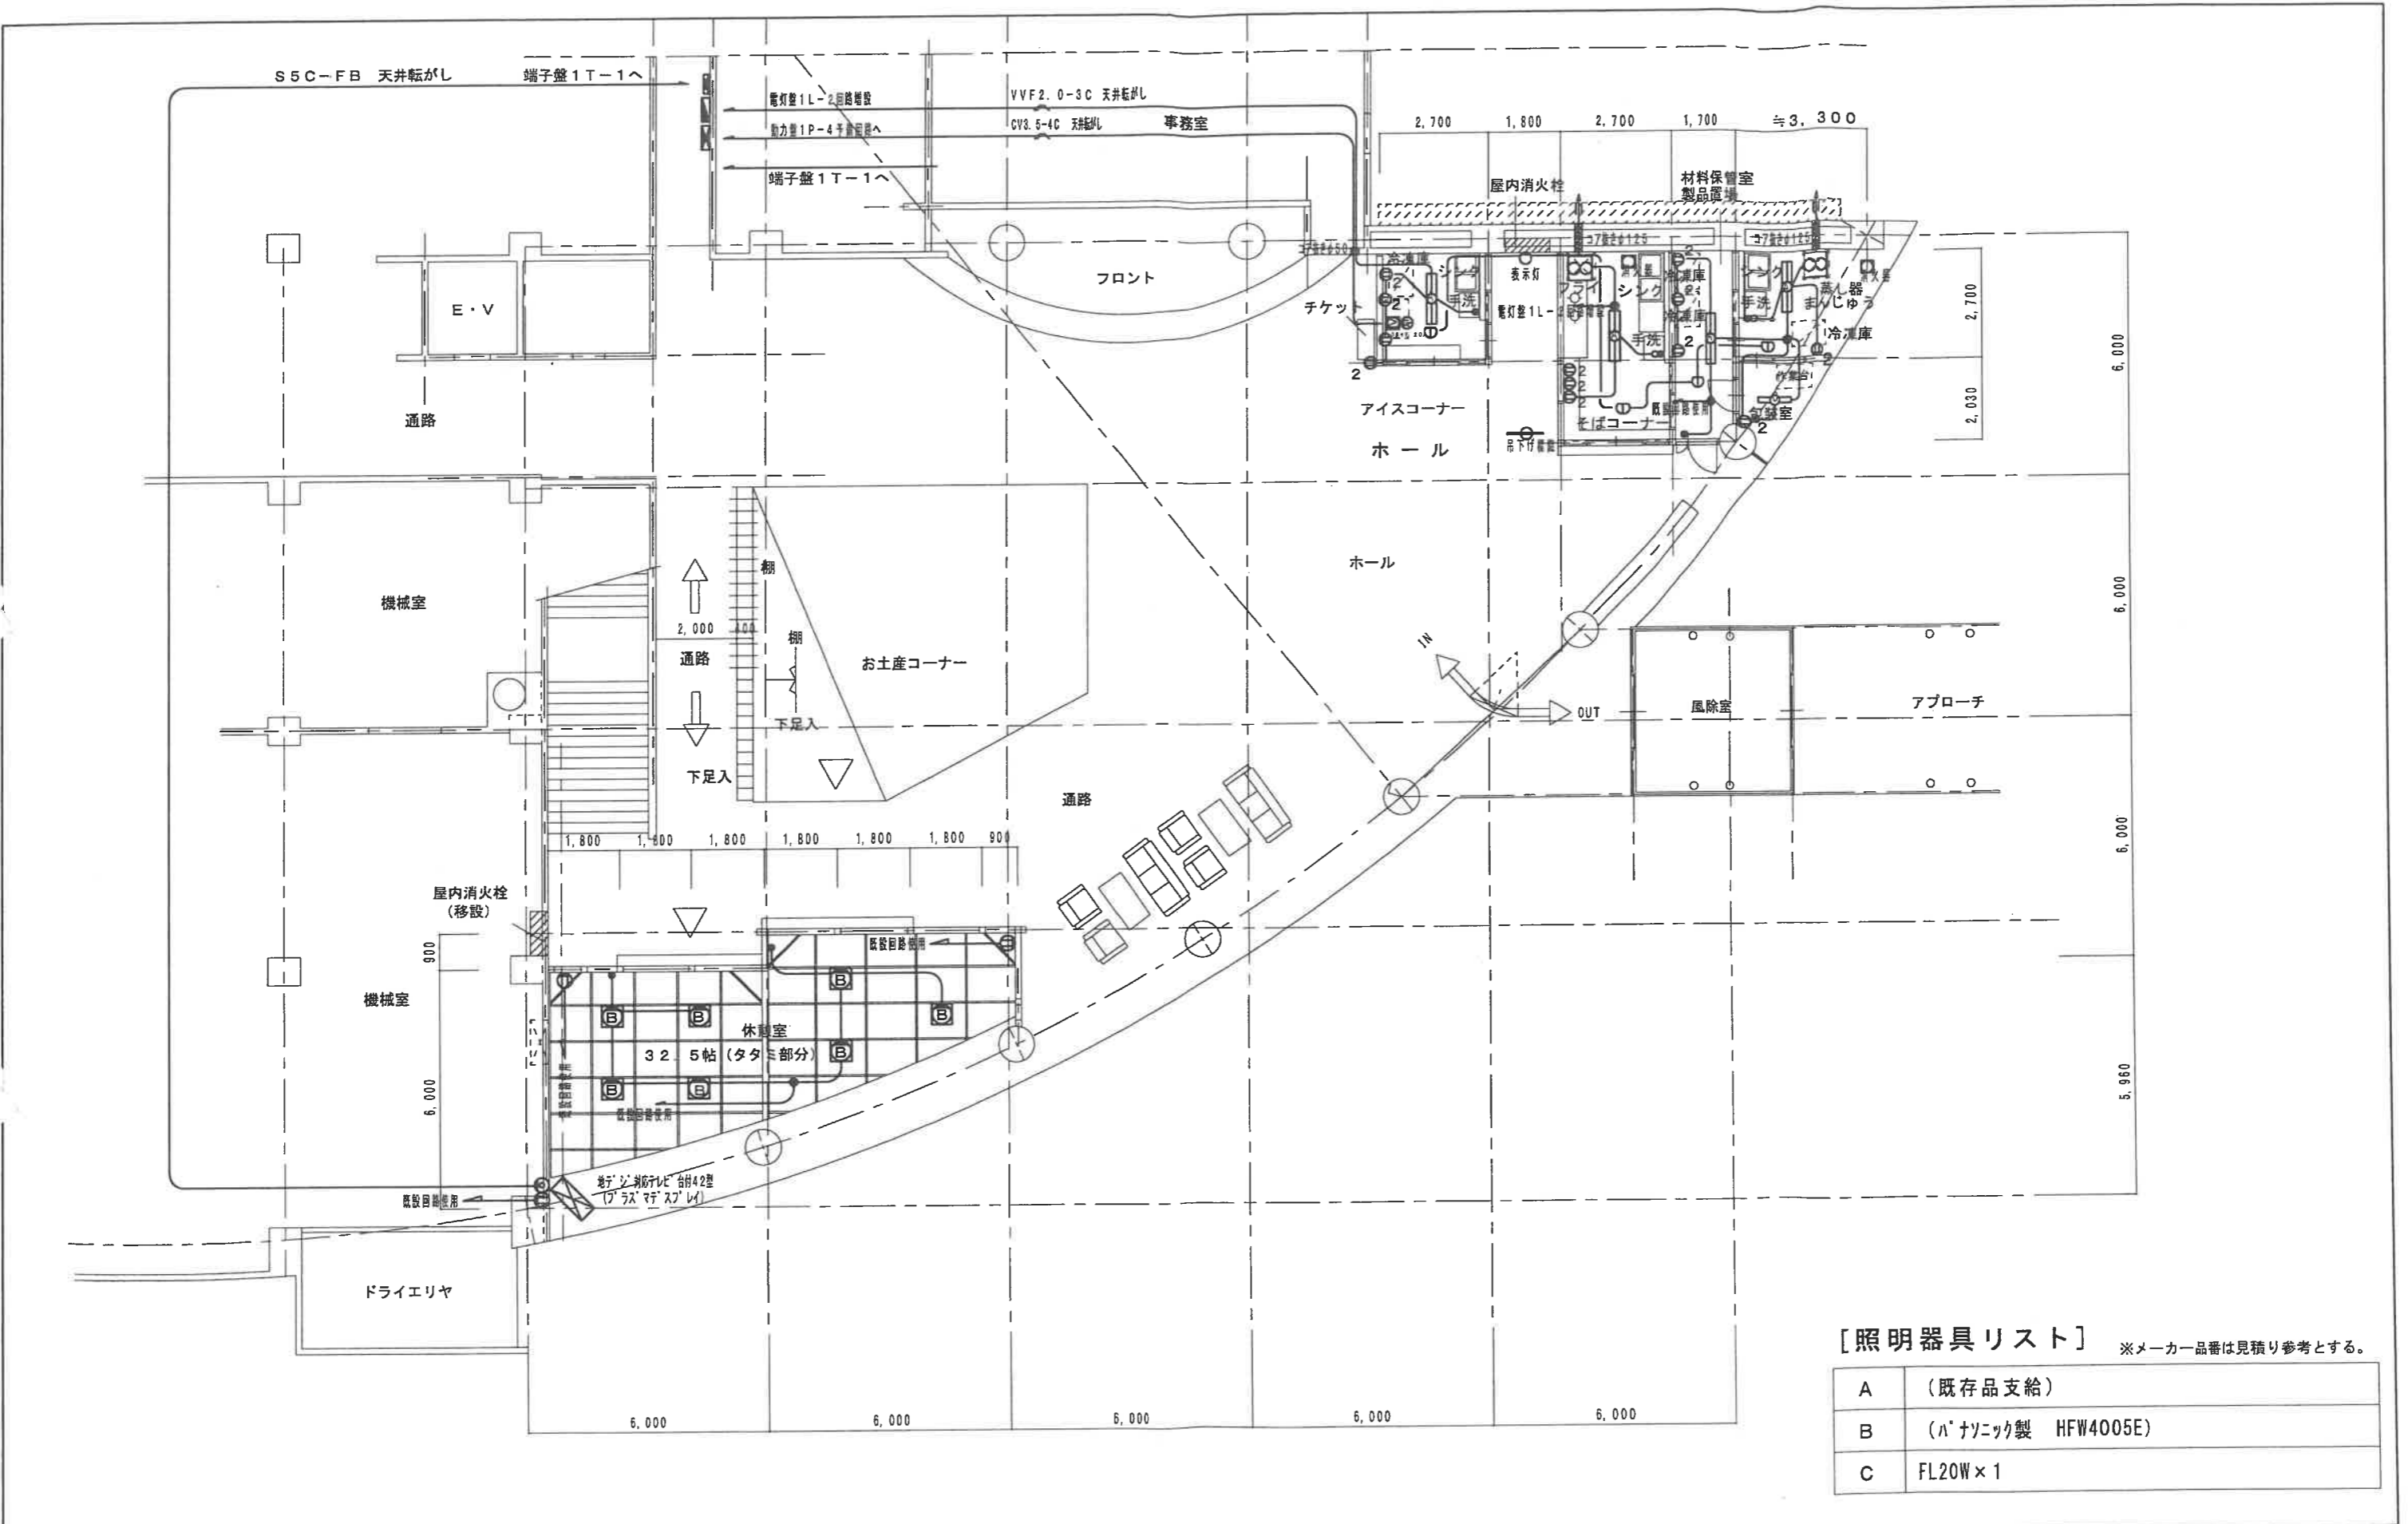

**[照明器具リスト]** ※メーカー品番は見積り参考とする。

A	(既存品支給)
B	(パナソニック製 HF4005E)
C	FL20W×1

年月日	工事名	図名	縮尺	設計者	検印	担当	NO
H22.06	戸沢村いきいきランド「ぼんぼ館」 エントランスホール改修工事	全体電灯コンセント設備図	1/150				E-01